


既設校舎

天井伏図 S 1:200

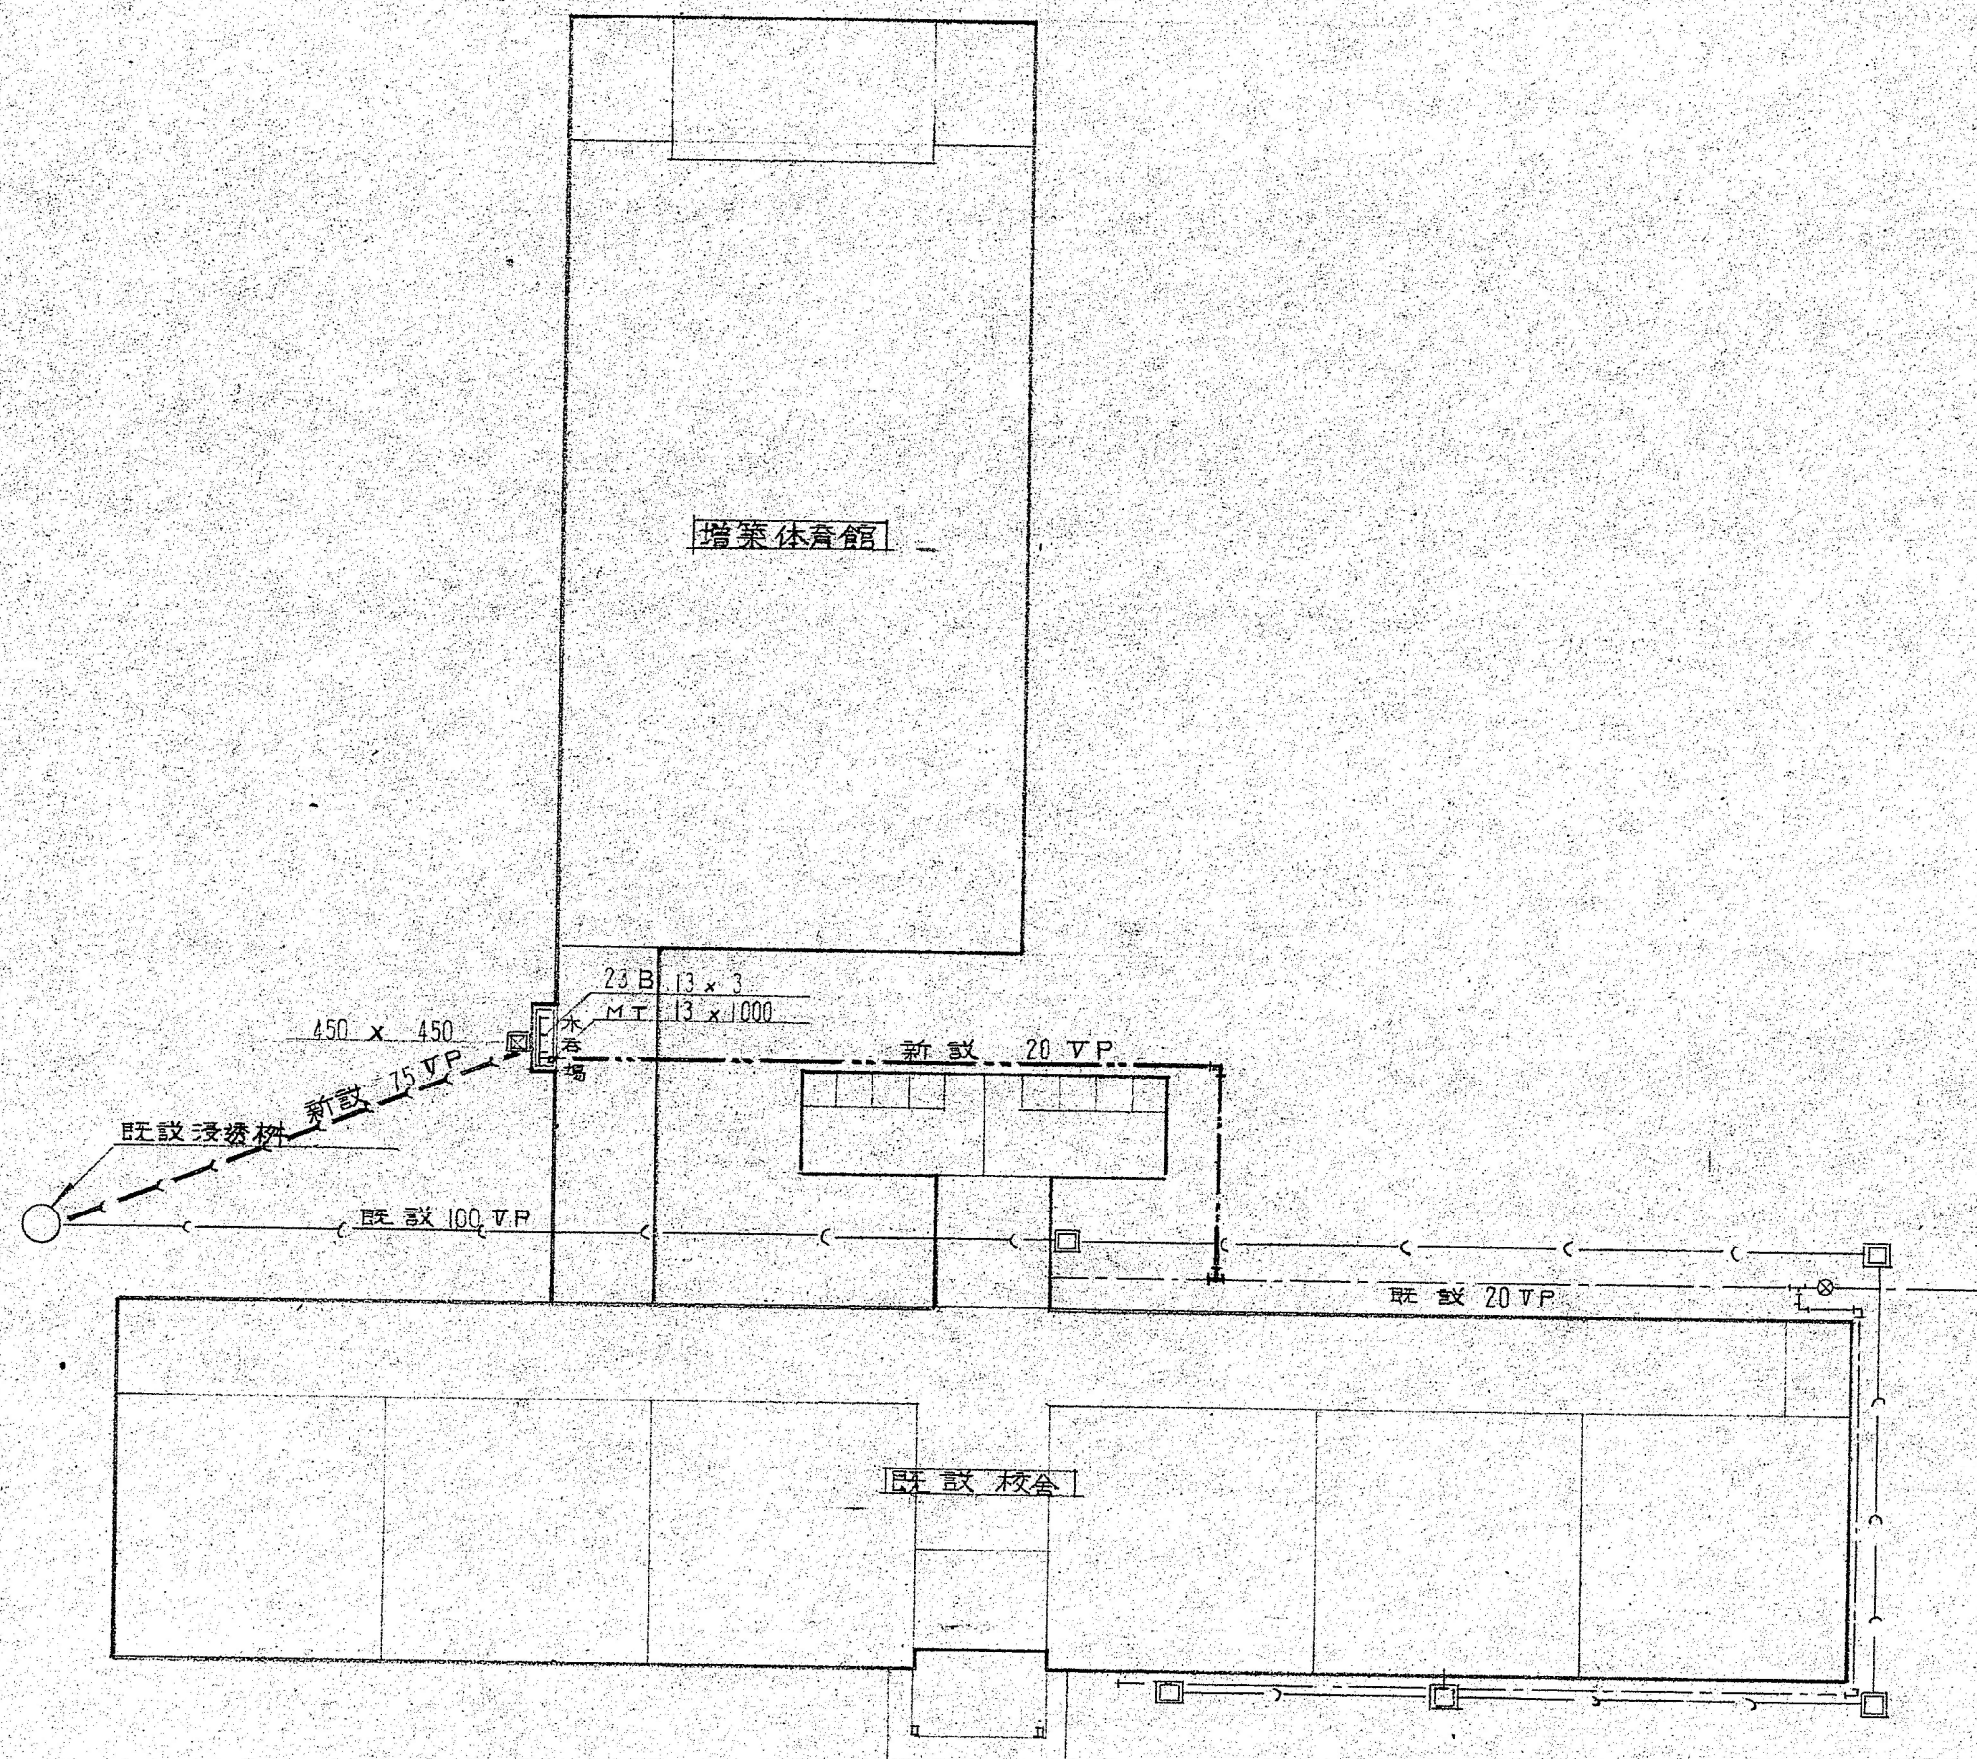

給排水設備図 S 1:200

特記事項 	一級建築士事務所 青森県 登録 A1 第 1140 号 <b>有限会社 夏堀 アシスト設計</b> 八戸市根城9丁目4番8号 TEL 71-4671 (代) FAX 71-4672 一級建築士 登録第104903号 夏堀 典雄	設計 年 月 日 R7・6	工事名称 旧法師岡分館解体工事	図面名 天井伏図	縮尺 1/100・1/200	No. A-18
----------	--	------------------	--------------------	-------------	-------------------	-------------