


書樣仕記特

工事名称:	名川町農業村落振興緊急対策事業多目的集会所研修施設新築電気設備工事		
工事場所:	青森県三戸郡名川町		
工事規模:	鉄骨平屋建	628.94 m ²	
施工標準:	本工事特記仕様書、建設省大臣官房管轄部電気設備共通仕様書、電気設備技術基準、電力公社内線規程、電力公社技術基準、建築基準法、消防法、その他関係諸条例に基づく他係員の指示により施工するものとする。		
申請届出:	本工事に必要の関係諸官公署に対する申請届出は全て請負者の負担と責任に於いて代行すること。		
提出書類:	工事着手届、施工図、材料発注明細図、製作品のメーカーリスト及び承認図、尚、竣工図、各種仕様書、取扱い説明書、各種試験成績書、官公署提出書類控等と本工事完成後2週間以内に提出するものとする。		
工事項目	1. 幹線電力設備工事、 2. 電気コンクリート設備工事、 3. 電話配管設備工事、	4. テレビ共聴設備工事、 5. 放送設備工事、 6. 自動火災報知設備工事、	
一般事項	<p>1. 本工事はケーブル及び配管工事でありケーブル工事部分で立上げ、下げ及び貫通箇所は鋼線管にて保護するものとする。</p> <p>2. 本工事に使用する配線器具は全て電気用品取締規則による型式承認を得たものとして、かつ新品と使用するものとする。</p> <p>3. 本工事に使用する蛍光灯40W以上は全て高カラビリティスタートとする。</p> <p>4. 局線電話の予備配管工事部分には呼線として12mm²鉄線を入れること。</p> <p>5. 本工事使用する薄鋼電線管は全てねじなしと使用するものとする。</p>		
主要資材指定製作所			
A. 電線・ケーブル:	古川電線、日比電線、大日本電線、天崎電線、北日本電線		
B. 電線管:	松下電工、東芝鋼管、日本パイロ		
C. 附属品:	、 、 、 、 、 外山、		
D. 配線器具:	、 、 東芝、神保、		
E. 照度器具:	、 、 、 三菱、日九、		
F. 端子盤:	古川電気、東和電材、山形電機、宮城電機、		
G. 分配盤:	、 、 、 、 、 、 、		
H. 制御盤:	、 、 、 、 、 、 、		
I. テレビ共聴:	八木アンテナ、マスプロ電工、東芝、日本アンテナ、ホーテキ		
J. 放送機材:	松下通信、ユニパック、東亜、東芝、ビクター		
K. 換気扇:	(別添設備工事)		
L. 自動火災報知器:	ホーテキ、能美、ニッタン、沖、		
M. その他:	係員の指定するもの。		


記号	名	称	摘 要
	交流電灯		AC100V以上用フラットスタート
	直流電灯		"
	フ lu o r e s c e n t		壁付型、(防水型)
	ダウンライト	(非常照明器具)	埋込型 バッテリー内蔵型
	避難口、居間通路誘導灯		
	水銀灯		200V、高圧
	コンセント (1ヶ用、2ヶ用)		ポルト新金属
	" (2ヶ用E付)		"
	" (防水型)		ポルトプラスチック
	スイッチ (片回、3路、PL)		ポルト新金属
	ポールホックス		図示
	配電変換器 3P/100A		X-ター60A
	ショイントホックス		Fケ-フル用
	換気扇		別途設備工事
	サーモスタット		"
	インターサマ		"
	警報分音盤 (図示)		鉄板製、指定色、モーリ
	警報操作盤 (")		" , " , "
	フロアカー (不防水型)		3"
	" (壁付型)		15"
	" (フラット型)		3"
	アンテナチューナー		3"用
	アンプ (卓上型)		図示
	" (非常大送用)		バッテリー内蔵型
	電話受口		ポルト新金属
	端子箱 (埋込型)		保命器スベス+エ+OP
	テレビユニット		直列、端末

凡	例
---	---




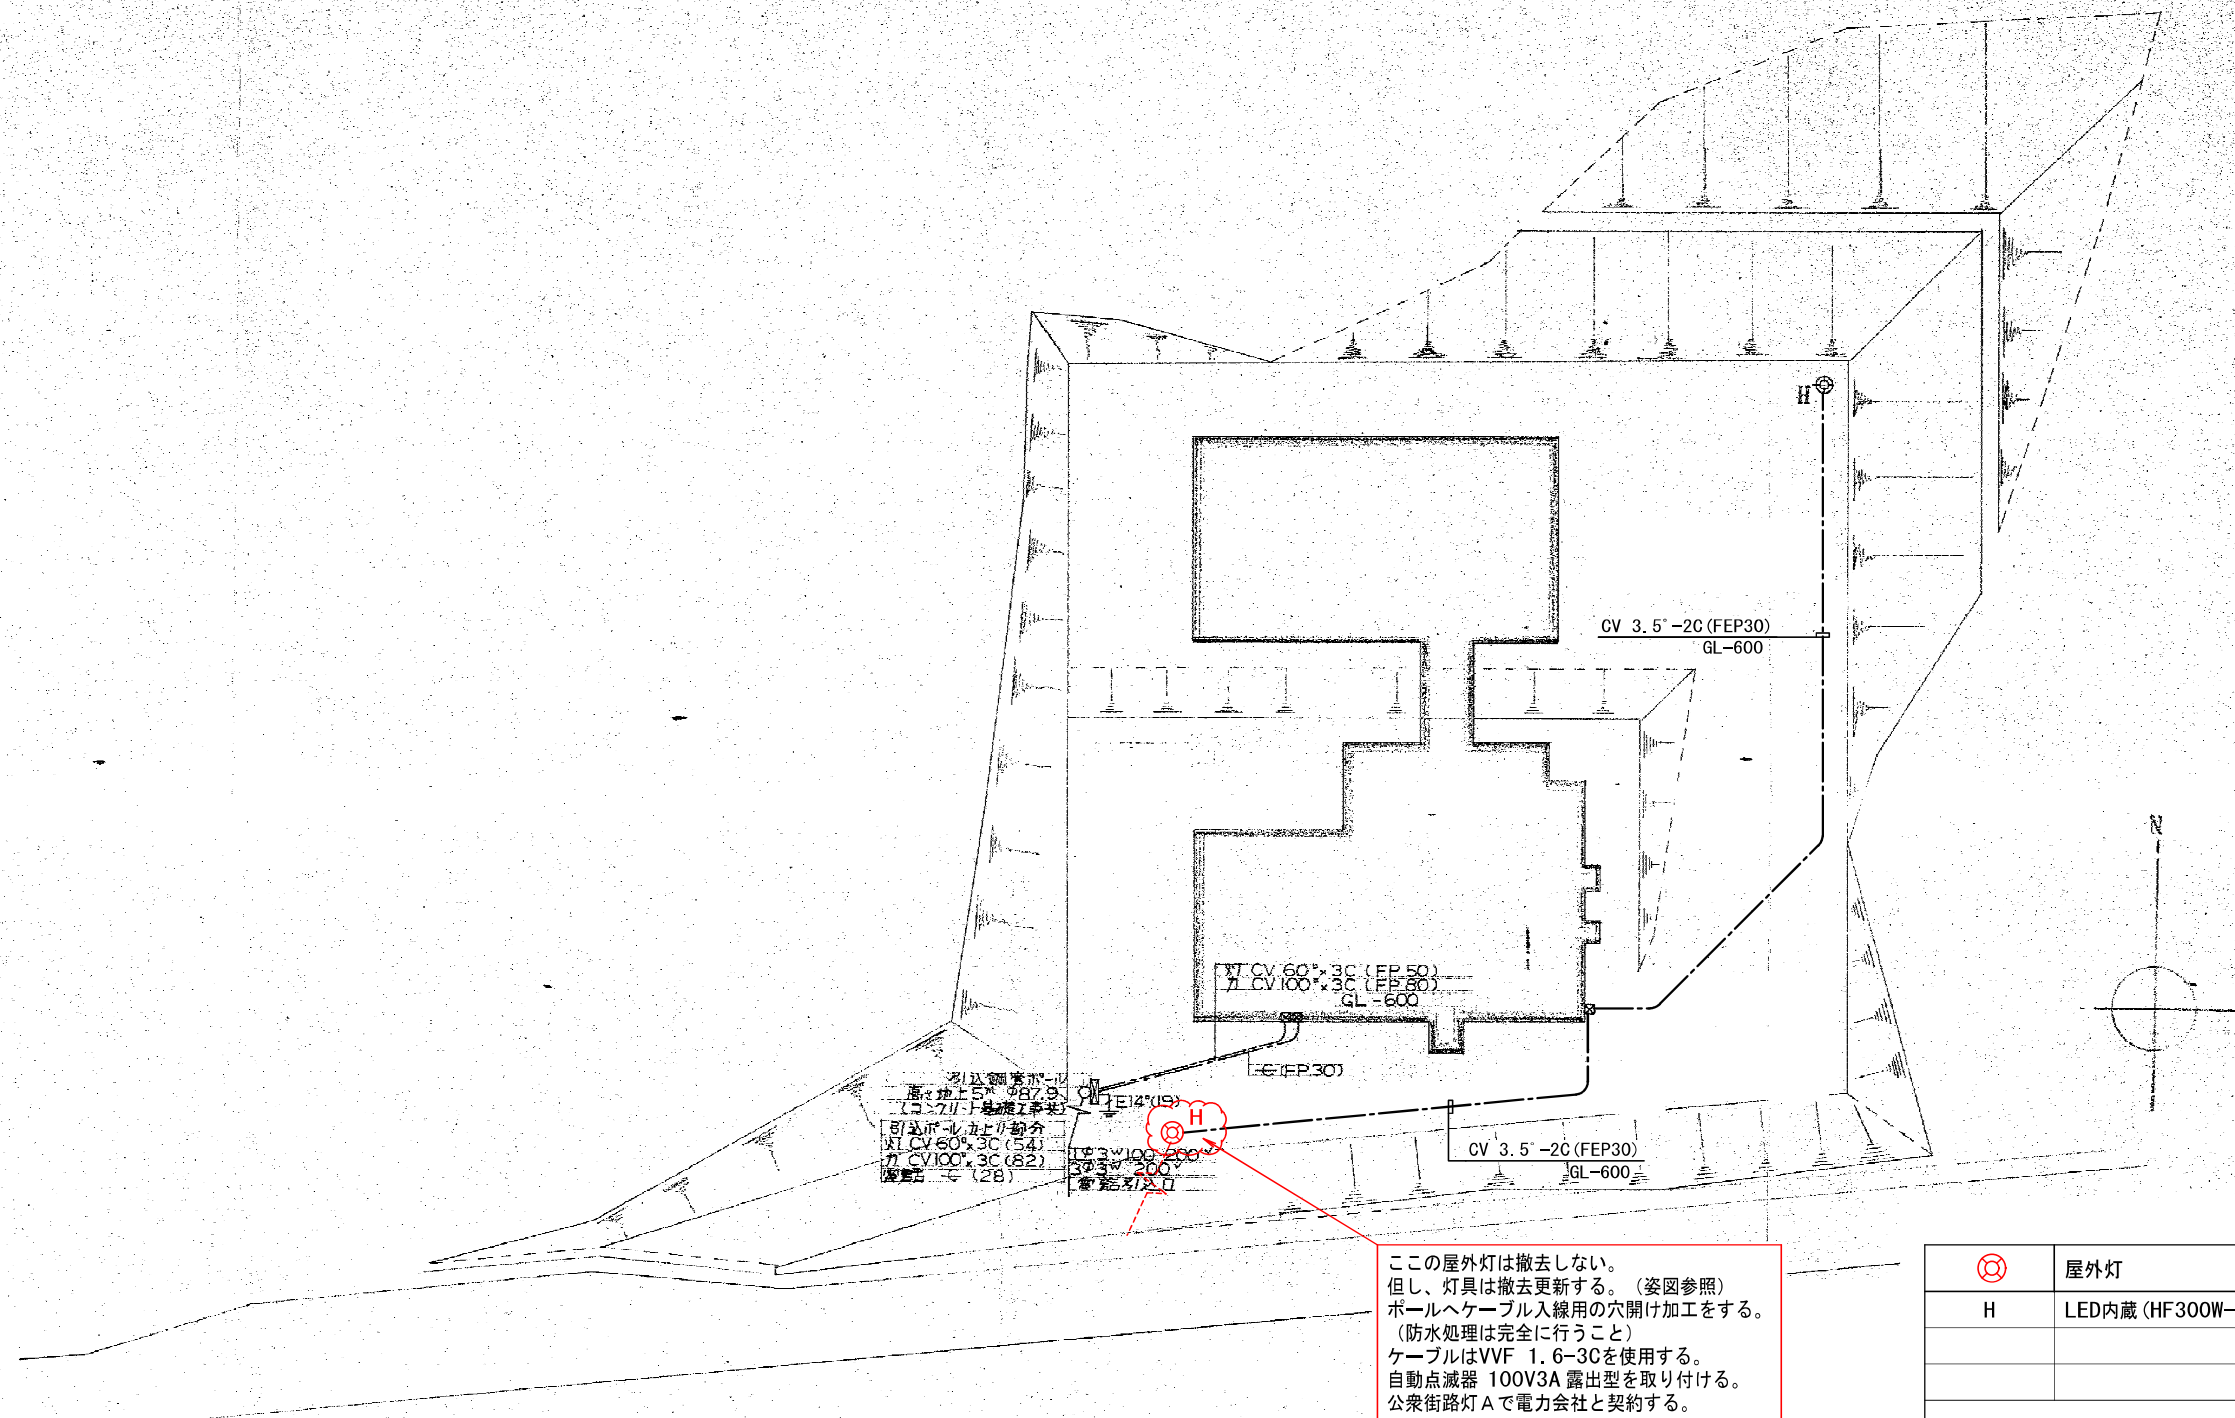

配置図 1:300

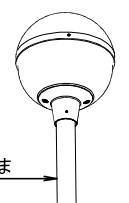
屋外灯	
H	LED内蔵 (HF300W-1) 相当 防雨形
	
98.0W 8,200lm 5,000K Ra:70 保護等級:IP23	
LST4-60 相当	



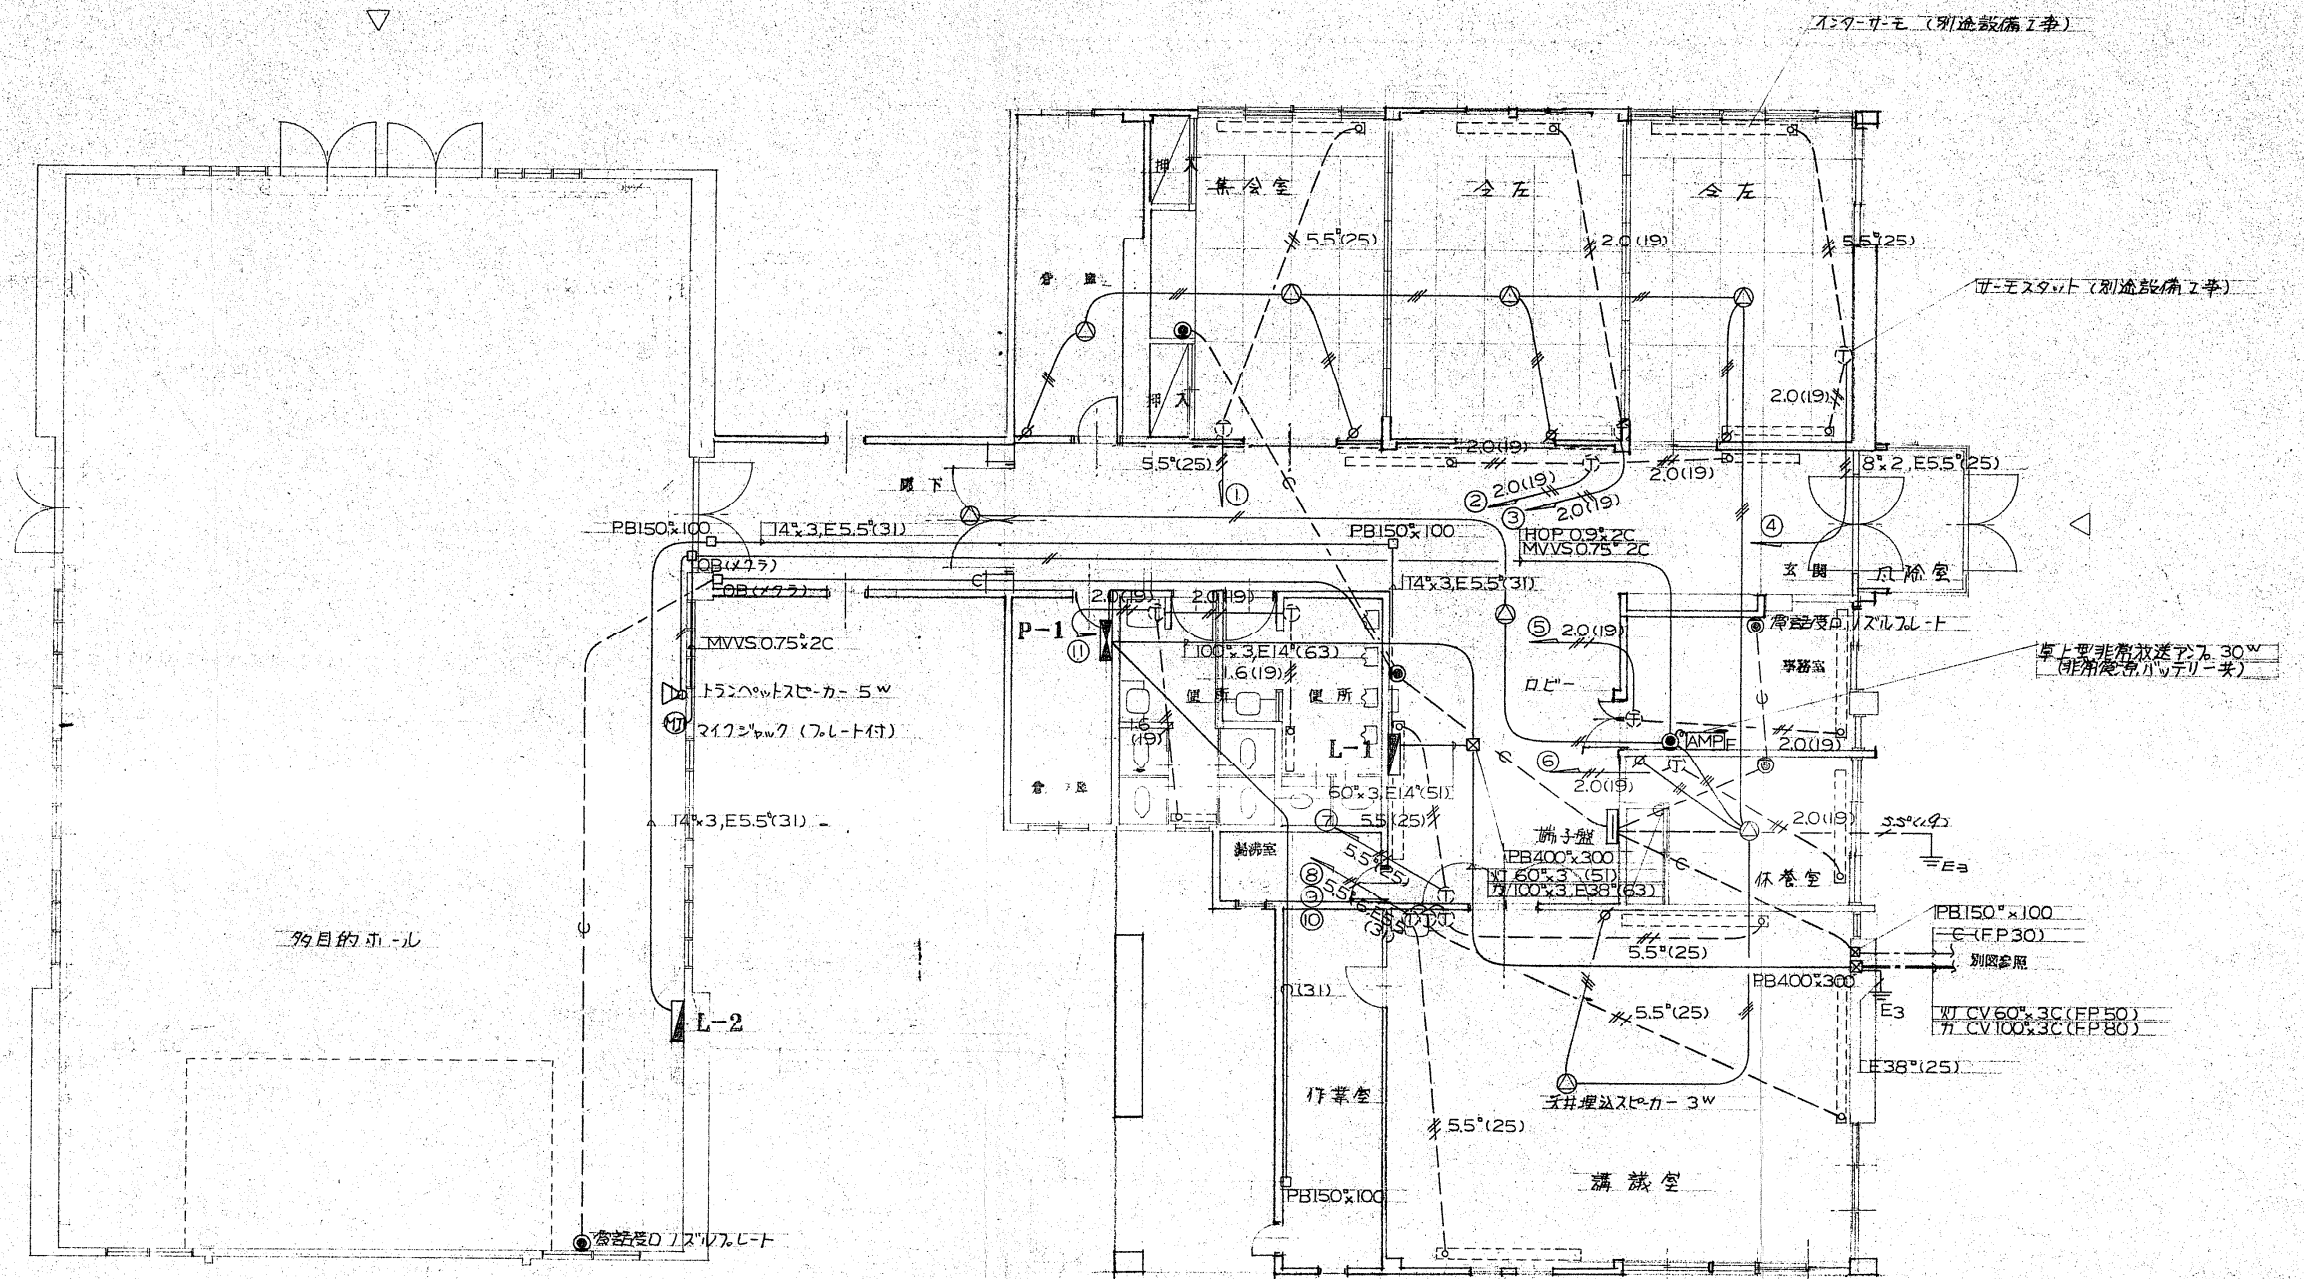

1. 特記無き配線は下記の通りとする。
 放送 ——— HOP 0.9x2C
 ——— HOP 0.9x3C
 TEL — C (25)
 2. ケーブル配線立上り立下りはケーブル管保護とする。

1階配線図 1:100

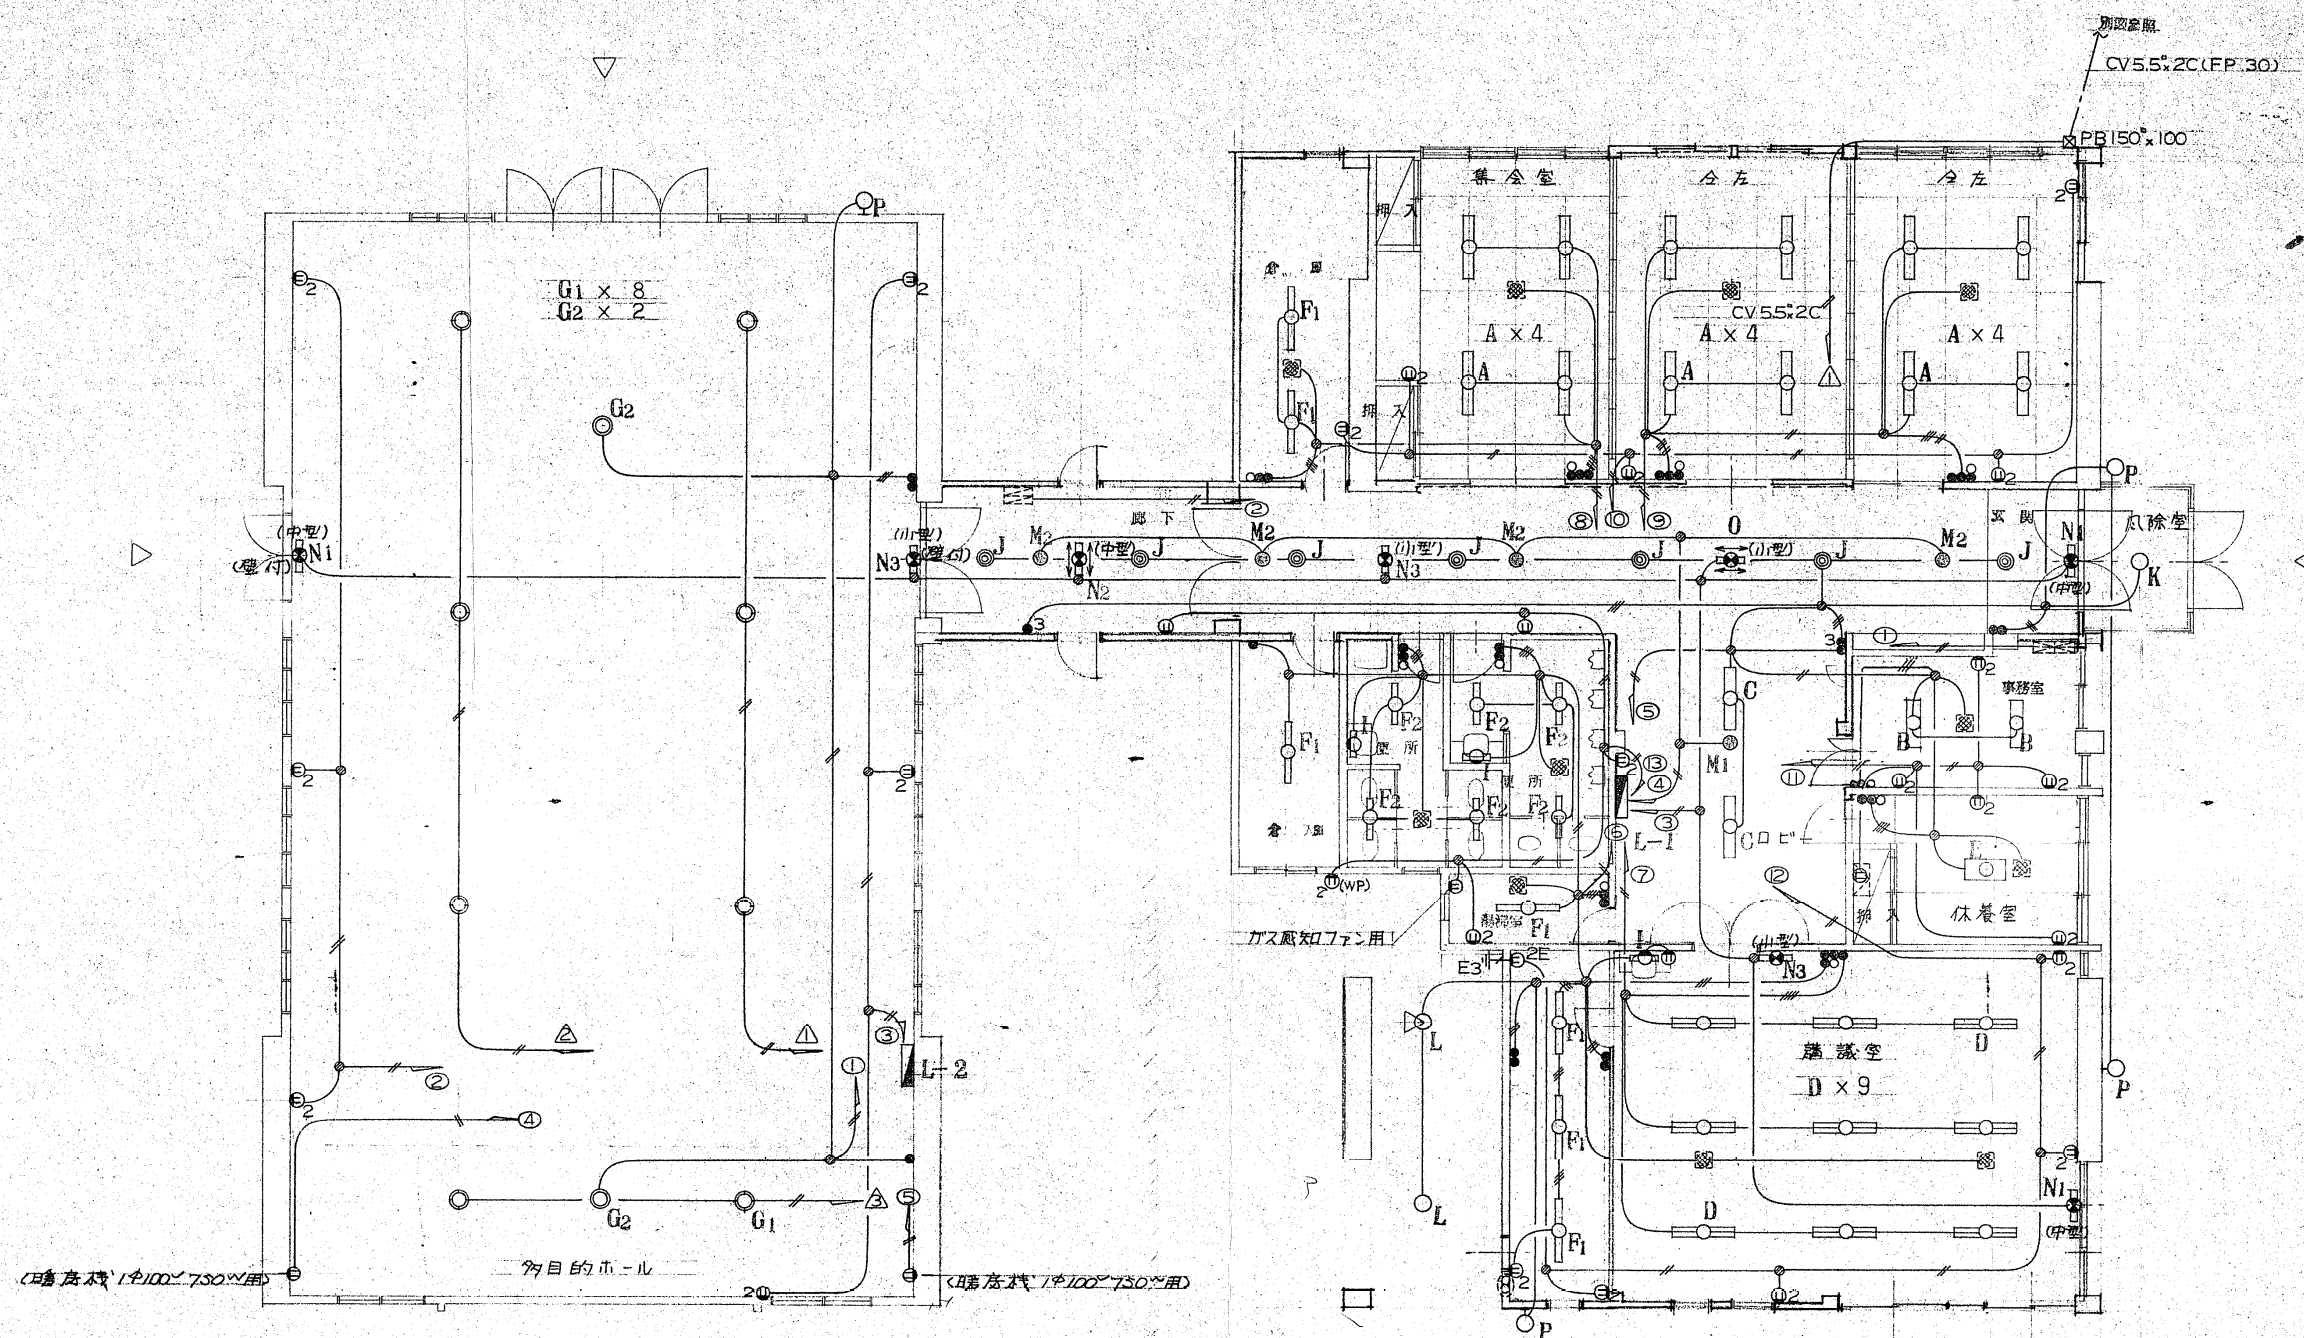

1. 特記無き配線は下記の通りとする。

- F1.6x2C
- F2.0x2C
- F1.6x3C
- F1.6x2C X2
- F1.6x2C, 1.6x3C

2. T-フル配線立上り立下りは電線管保護とする。

1階配線図 1:100

特記



株式会社
玉川設計

〒039-0813 青森県三戸郡南部町杉沢あけぼの13-83
TEL 0178-84-3584 FAX 0178-84-4830
一級建築士事務所 青森県知事登録第 1665 号
管理建築士玉川典行 一級建築士登録第 219727 号

工事名称

旧多目的研修センター他1施設解体工事

図面名

電灯・コンセント設備平面図

検図

作図

Tamakawa

年月日





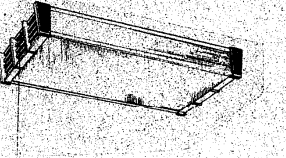
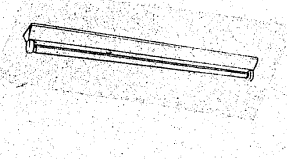
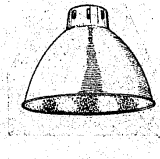
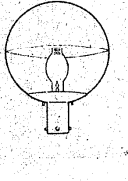

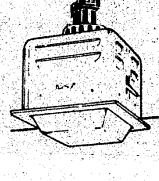
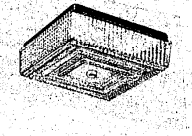

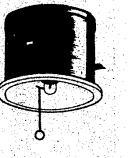

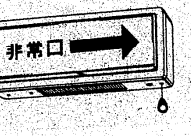
 
R7. 8

縮尺

A2:1/100
A4:1/200


図面番号

E - 4

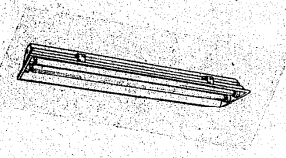A 螢光灯	B 螢光灯	C 螢光灯	D 螢光灯	E 螢光灯
				
FL 40 w x 2 , 直付型 埋込型	FL 40 w x 2 , 直付型	FL 40 w x 2 , 埋込型	FL 40 w x 2 , 半埋込型	FL 20 w x 3 , 直付型
F 螢光灯	G 水銀灯, 白熱灯	H 水銀灯	I 螢光灯	J 白熱灯
				
F1, FL 40 w , 直付型 F2, FL 20 w , 直付型	G1, HF 300 W , (200 V) 高効率, 直付型 G2, IL 500 w , 直付型	HF 300 W , (200 V) 高効率, ホール型 ホール地上 4.5 M 安定器付	FL 15 w , 壁付型	IL 60 w , 埋込型
K 螢光灯	L 白熱灯	M 白熱灯	N 螢光灯	O 螢光灯
				
FCL 30 w , 直付型	IL 60 w , 防湿型, 直付型	M1, IL 40 w , 非常照明器具, 埋込型 M2, IL 20 w , 非常照明器具, 埋込型	N1, FL 20 w , 避難口誘導灯, 片面, (中型) N2, FL 20 w , 避難口誘導灯, 両面, (中型) N3, FL 10 w , 避難口誘導灯, 片面, (小型) パイプ吊型 (※自由のホールのメカニズムは付)	FL 10 w , 居室通路誘導灯, 両面, (小型) パイプ吊型 (※バッテリー内蔵型)
P 白熱灯				
				
IL 40 w x 2 , 防湿型, 壁付型				

※ 螢光灯 40 W 以上はラピッドスタート高効率。水銀灯は一般高効率型とする。

特記

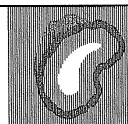

株式会社
玉川設計

〒039-0813 青森県三戸郡南部町杉沢あけぼの13-83
TEL 0178-84-3584 FAX 0178-84-4830
一級建築士事務所 青森県知事登録第 1665 号
管理建築士玉川典行 一級建築士登録第 219727 号

工事名称

旧多目的研修センター他1施設解体工事

図面名

照明器具姿図

検図

作図
Tamakawa

年月日

 
 
 
R7.8


縮尺

NON

図面番号

E - 5

[illegible]

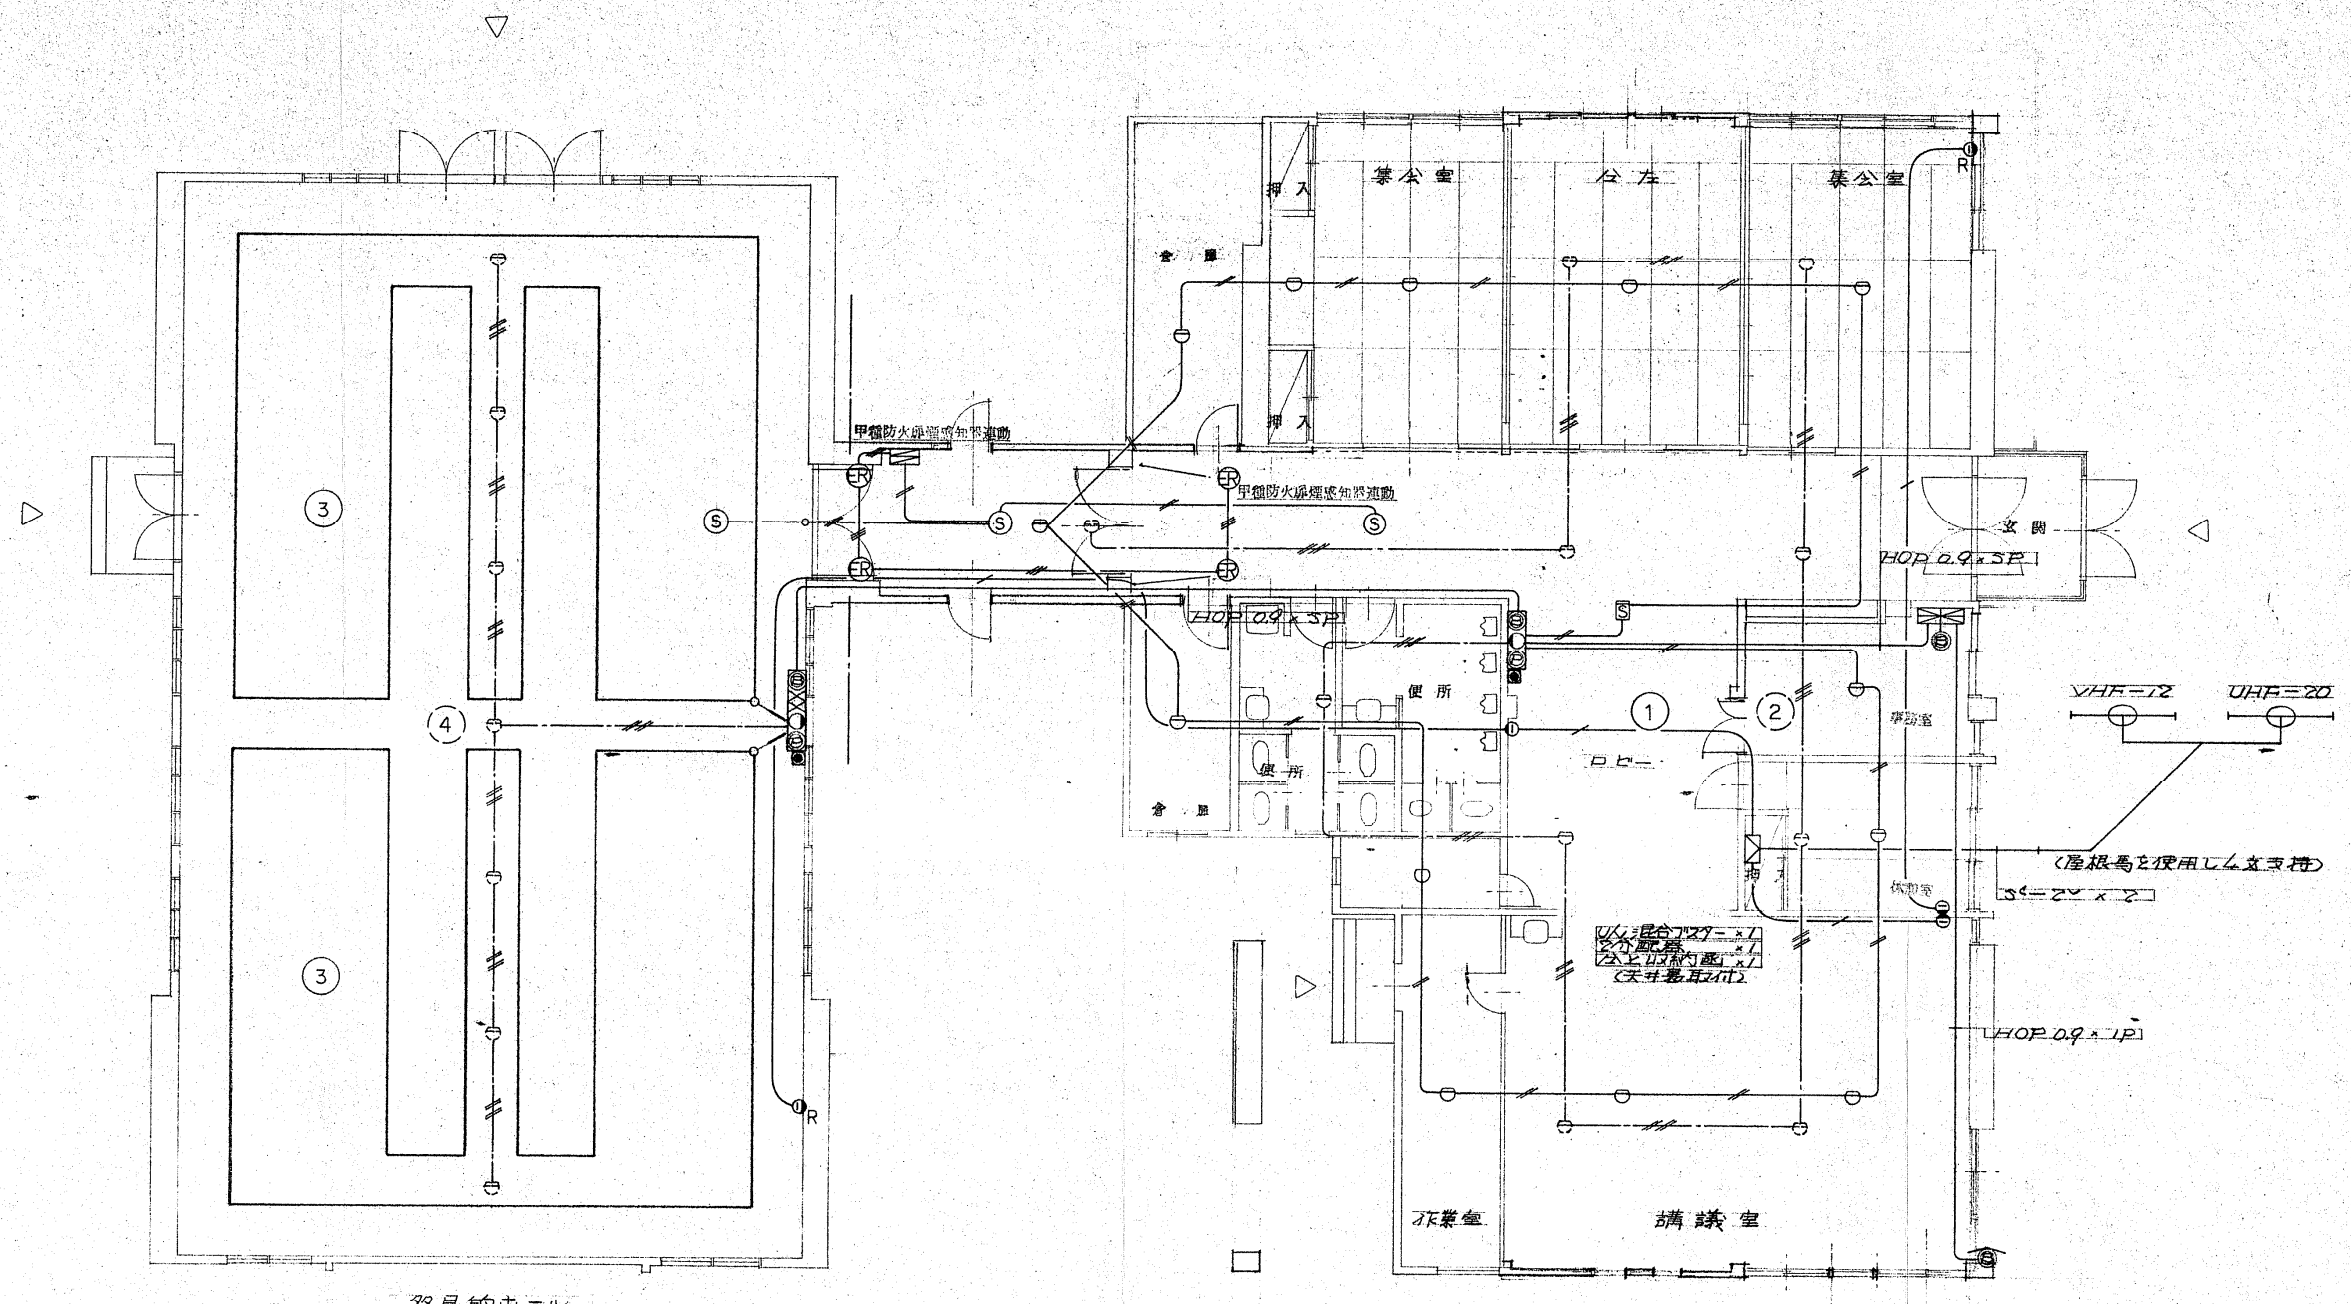

特記装置配線は下記の通りとする。
 防火扉 〇P〇.9 x 1P 〇P〇.9 x 2P
 HOP 1.2 x 1P HOP 1.2 x 3C

1 階 配 線 図 1:100

特 記




株式会社
 玉川設計


〒039-0813 青森県三戸郡南部町杉沢あけぼの13-83
 TEL 0178-84-3584 FAX 0178-84-4830
 一級建築士事務所 青森県知事登録第 1665 号
 管理建築士玉川典行 一級建築士登録第 219727 号

工事名称
 旧多目的研修センター他1施設解体工事
 図面名
 非常警報設備・火災報知設備平面図

検図	年月日 R7. 8	図面番号 E - 7
作図 Tamakawa	縮尺 A2:1/100 A4:1/200	

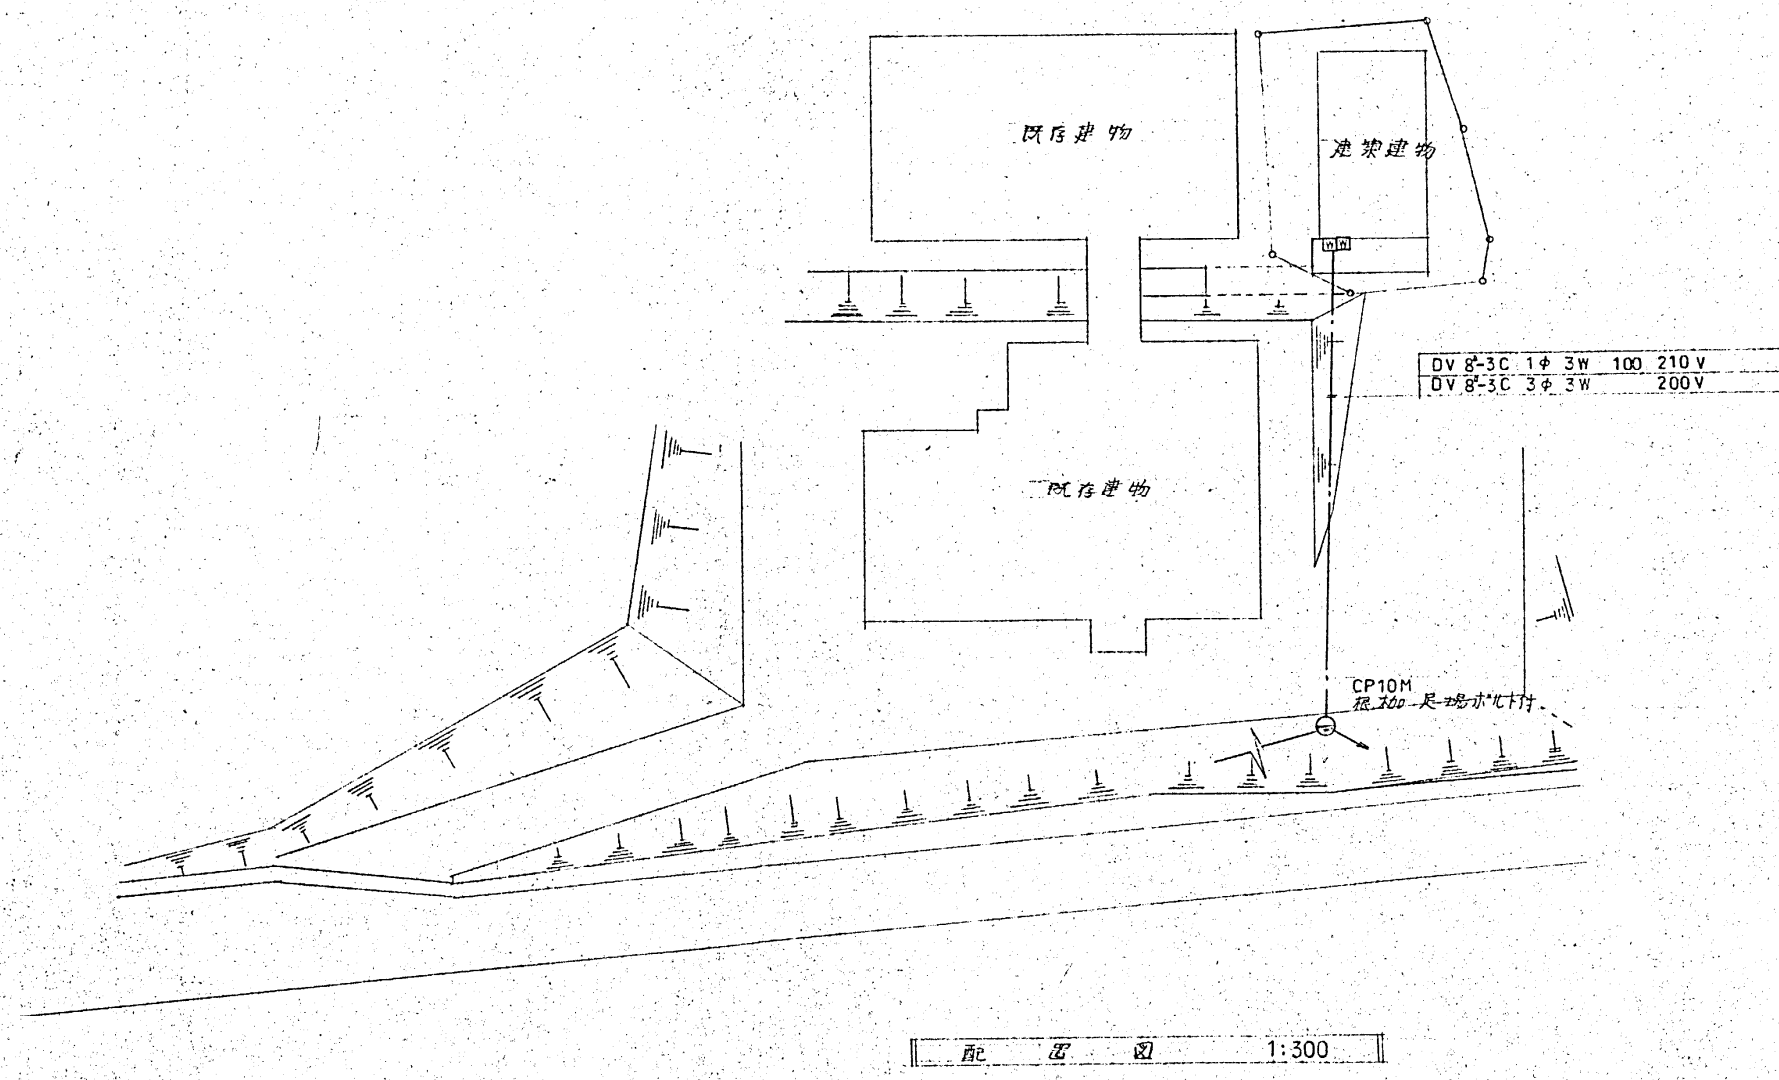

特 記


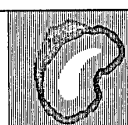


株式会社
玉川設計

〒039-0813 青森県三戸郡南部町杉沢あけぼの13-83
TEL 0178-84-3584 FAX 0178-84-4830
一級建築士事務所 青森県知事登録第 1665 号
管理建築士玉川典行 一級建築士登録第 219727 号

工事名称	旧多目的研修センター他1施設解体工事		検図	年月日	図面番号
図面名	電気設備配置図 (特用林加工センター)		作図	縮尺	
			Tamakawa	A2:1/300 A4:1/600	E - 8

照明器具姿図

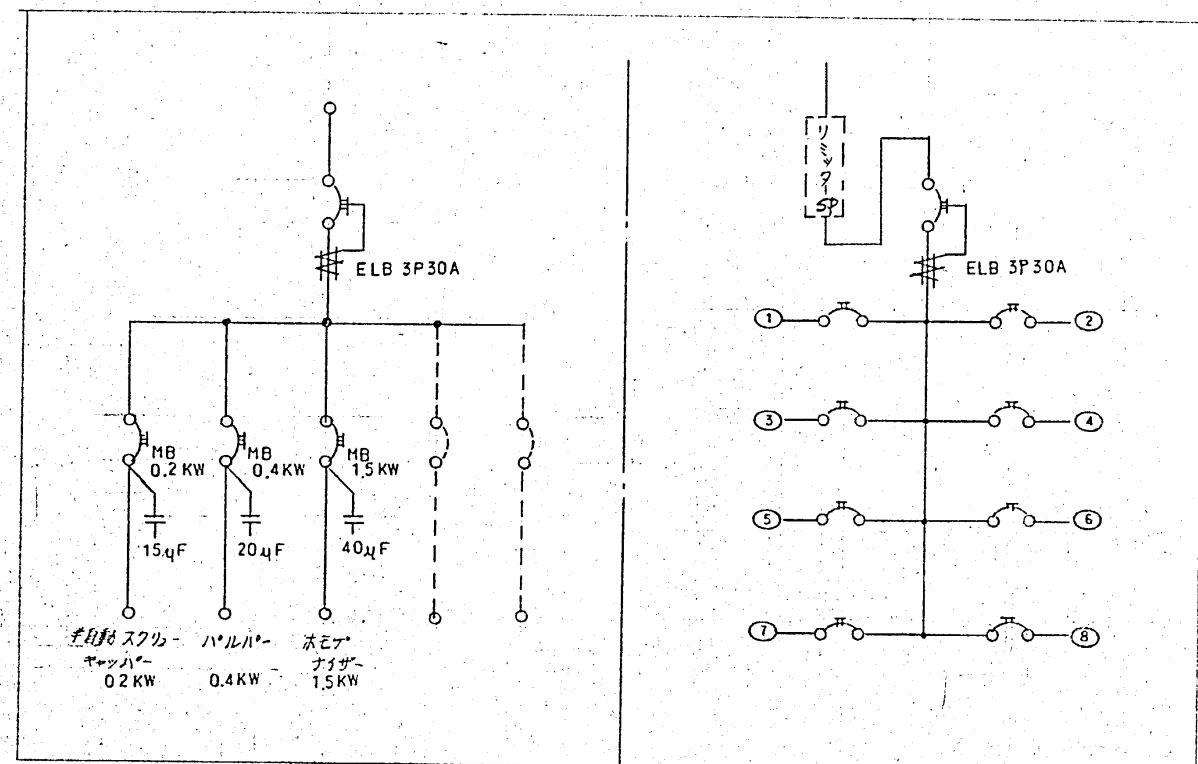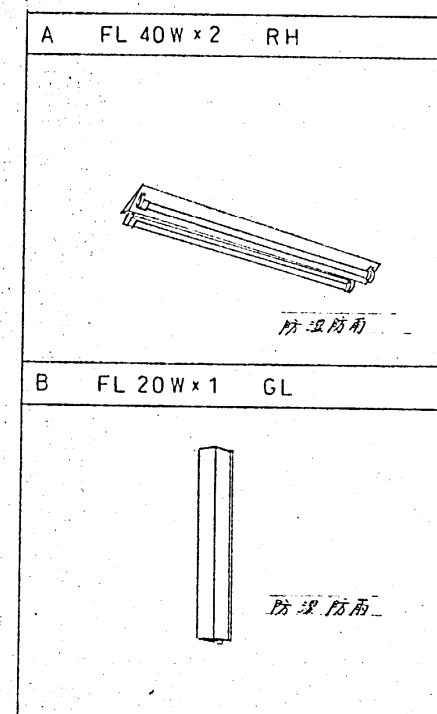

電灯・動力経 LP-1

特 記



株式会社
玉川設計

〒039-0813 青森県三戸郡南部町杉沢あけぼの13-83
TEL 0178-84-3584 FAX 0178-84-4830
一級建築士事務所 青森県知事登録第 1665 号
管理建築士玉川典行 一級建築士登録第 219727 号

工事名称

旧多目的研修センター他1施設解体工事

図面名

電気設備図 盤結線図・照明器具姿図 (特用林加工センター)

検図

年月日

R7.8

作図

Tamakawa

縮尺

NON

図面番号

E - 9

